



PŮDORYS VÝPUSTNÉHO OBJEKTU

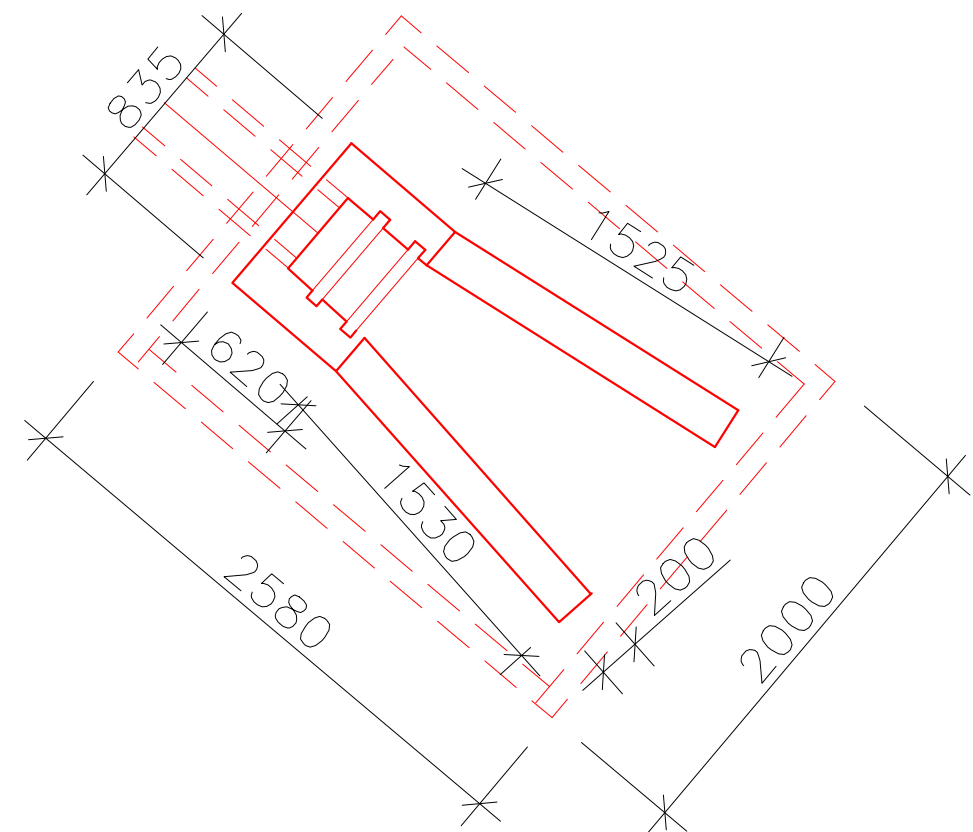

OPEVNĚNÍ SVAHŮ POTOKA

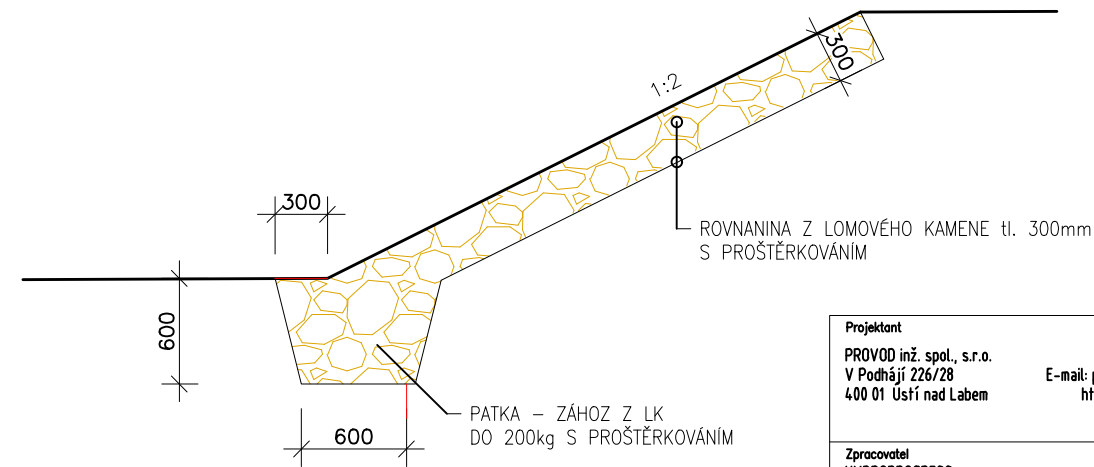

Projektant PROVOD inž. spol., s.r.o. V Podhájí 226/28 400 01 Ústí nad Labem E-mail: provod@provod.cz http://www.provod.cz	Zodpovědný projektant ING. MAREK VISKOT	
	Vypracoval ING. MAREK VISKOT	Katastrální území SKŘÍPOV
Zpracovatel HYDROPROGRESS, s.r.o. Sevastopolská 6 625 00 Brno E-mail: info@hydroprogress.cz http://www.hydroprogress.cz	Objednatel OBEC SKŘÍPOV	
	Stupeň dokumentace DSP	
Akce HOSPODAŘENÍ SE SRÁŽKOVÝMI VODAMI NA ÚZEMÍ OBCE SKŘÍPOV	Datum KVĚTEN, 2022	
	Měřítko 1 : 1000	
Příloha VÝPUSTNÉ ZAŘÍZENÍ LOKALITA Č.2 - VODNÍ NÁDRŽ	Příloha D.7.	