



PŮDORYS VÝPUSTNÉHO OBJEKTU

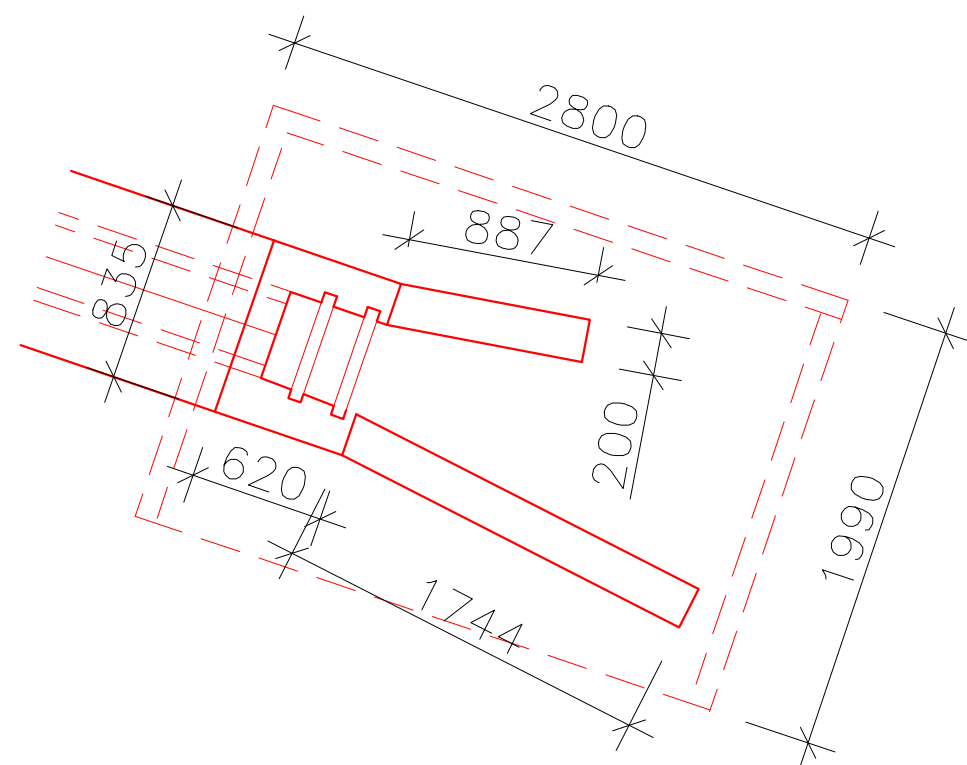

OPEVNĚNÍ SVAHŮ POTOKA

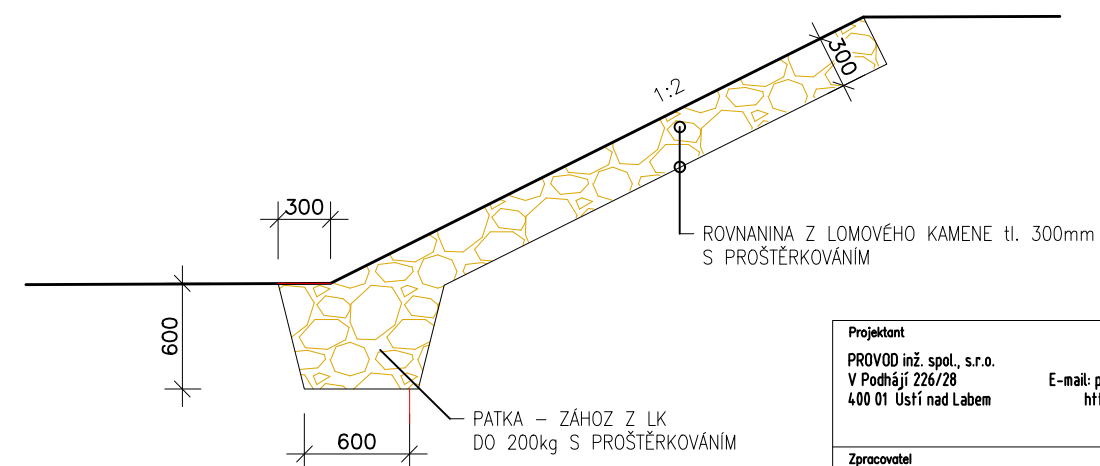

Projektant PROVOD inž. spol., s.r.o. V Podhájí 226/28 400 01 Ústí nad Labem	E-mail: provod@provod.cz http://www.provod.cz	Zodpovědný projektant ING. MAREK VISKOT
		Vypracoval ING. MAREK VISKOT
		Katastrální území SKŘÍPOV
Zpracovatel HYDROPROGRESS, s.r.o. Sevastopolská 6 625 00 Brno	E-mail: info@hydroprogress.cz http://www.hydroprogress.cz	Objednatel OBEC SKŘÍPOV
		Stupeň dokumentace DSP
		Datum KVĚTEN, 2022
Akce HOSPODAŘENÍ SE SRÁŽKOVÝMI VODAMI NA ÚZEMÍ OBCE SKŘÍPOV		Měřítko 1 : 1000
Příloha	VÝPUSTNÉ ZAŘÍZENÍ LOKALITA Č.3 - VODNÍ NÁDRŽ	Příloha D.6.