


#### POZNÁMKY:

Napěťová soustava:  
3+PEN AC ~ 50 Hz 400/230V TN - C


Ochrana před úrazem: nová instalace  
ZÁKLADNÍ – izolací, kryty  
PŘI PORUŠE – automatickým odpojením od zdroje dle  
ČSN 33 2000-4-41 ed.3,  
ZVÝŠENÁ – dvojitou izolací

Provedení elektroměrového rozvaděče RE1, musí odpovídat přípojovacím  
podmínkám NN, pro osazení měřicích zařízení v odběrných místech, napojených  
z distribuční sítě nízkého napětí EG.D, a.s.

Elektroměrová rozvodnice ER212/NVP7P-C/FV (EG.D)  
VÝROBCE: DCK HOLOUBKOV BOHEMIA a.s.  
ROZMĚR: 470 x 600 x 220mm  
MATERIÁL: Termoset  
KRYTÍ: IP 44/20  
PŘÍVOD, ODVODY: VRCHÉM, SPODEM  
JMENOVITÝ PROUD:  $I_n = 40 \text{ A}$

AUTORIZOVAL:	PETR VODÁČEK		
VYPRACOVAL:	PETR VODÁČEK		
KONTRLOVAL:	ING. VLADIMÍR HIRT		
OBSAH:	ELEKTROINSTALACE KULTURNÍ DŮM  ROZVADĚČ RE1		FORMÁT: 2x A4  STUPEŇ: DOKUMENTACE PRO PROVEDENÍ STAVBY  DATUM: PROSINEC 2023
AKCE:	STAVEBNÍ ÚPRAVY KULTURNÍHO DOMU Č.P.53 – OBEC BŘEZSKO		KÓTOVÁNÍ: MM MĚŘÍTKO: 1:15 ČÍSLO VÝKRESU: D.1.4.c.07 ČÍSLO ZAKÁZKY: 315-02-2023
INVESTOR: OBEC BŘEZSKO, BŘEZSKO 12, 798 52	MÍSTO: K.Ú. BŘEZSKO, P.Č. ST.60, 894, OKR. PROSTĚJOV		PARÉ

TN-C, 230/400V, 50Hz, In=40A  
L1, L2, L3 1 2

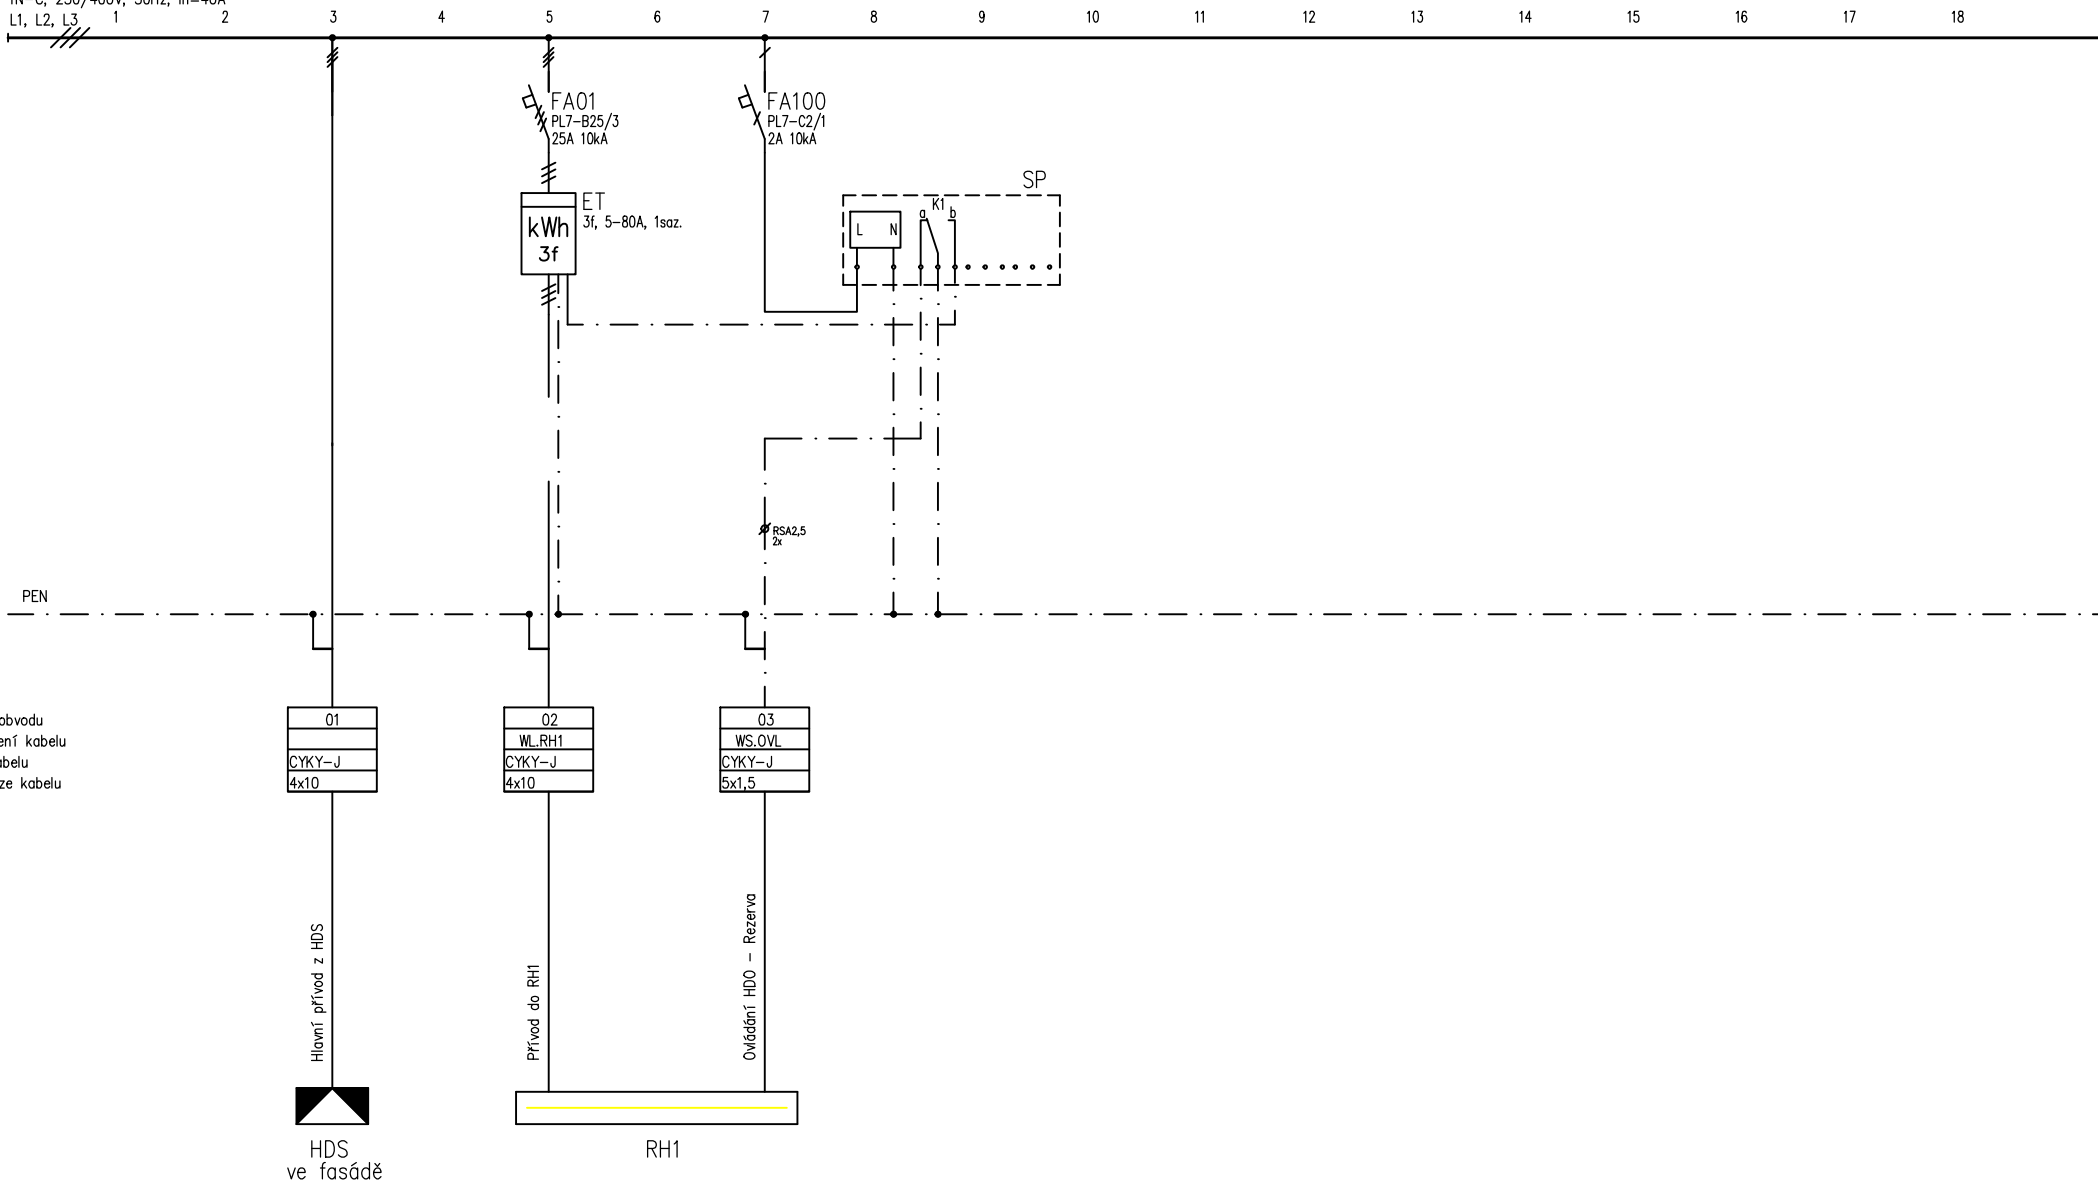

číslo obvodu  
označení kabelu  
typ kabelu  
dimenze kabelu

01  
WL RH1  
CYKY-J  
4x10

02  
WL RH1  
CYKY-J  
4x10

03  
WS.OVL  
CYKY-J  
5x1,5

Hlavní přívod z HDS  
HDS  
ve fasádě

Přívod do RH1  
RH1

Ovládací HDS - Rezerva



ZPRACOVAL: Petr Vodáček

STAVEBNÍK:  
OBEC BŘEZSKO, BŘEZSKO 12, 798 52  
NÁZEV STAVBY:  
STAVEBNÍ ÚPRAVY KULTURNÍHO DOMU Č.P.53 - OBEC BŘEZSKO

OBSAH:  
ROZVADĚČ RE1

KRAJ:	Olomoucký	ČÍSLO ZAK.:	315-02-2023
OKRES:		DATUM:	10/2023
FORMÁT:	A4	VÝKRES Č.:	D.1.4.c.07
MĚŘÍTKO:	-	LIST Č.:	02
		POČET LISTŮ:	2