

PŮDORYS 1.PP – NOVÝ STAV



POZNÁMKY:

- VE SKLEPĚ NEBUDOU PROBIHAT STAVEBNÍ ÚPRAVY


- ① HLAVNÍ PŘÍVOD VODY S OSAZENÝM VODOMĚREM UMÍSTĚNÝM NAD PODLAHOU  
② OD VODOMĚRU BUDOU OSAZENY NOVÉ VNITŘNÍ ROZVODY VODY

LEGENDA BAREV

- STÁVAJÍCÍ KONSTRUKCE  
— NOVÉ KONSTRUKCE

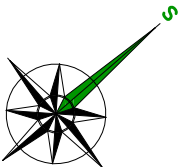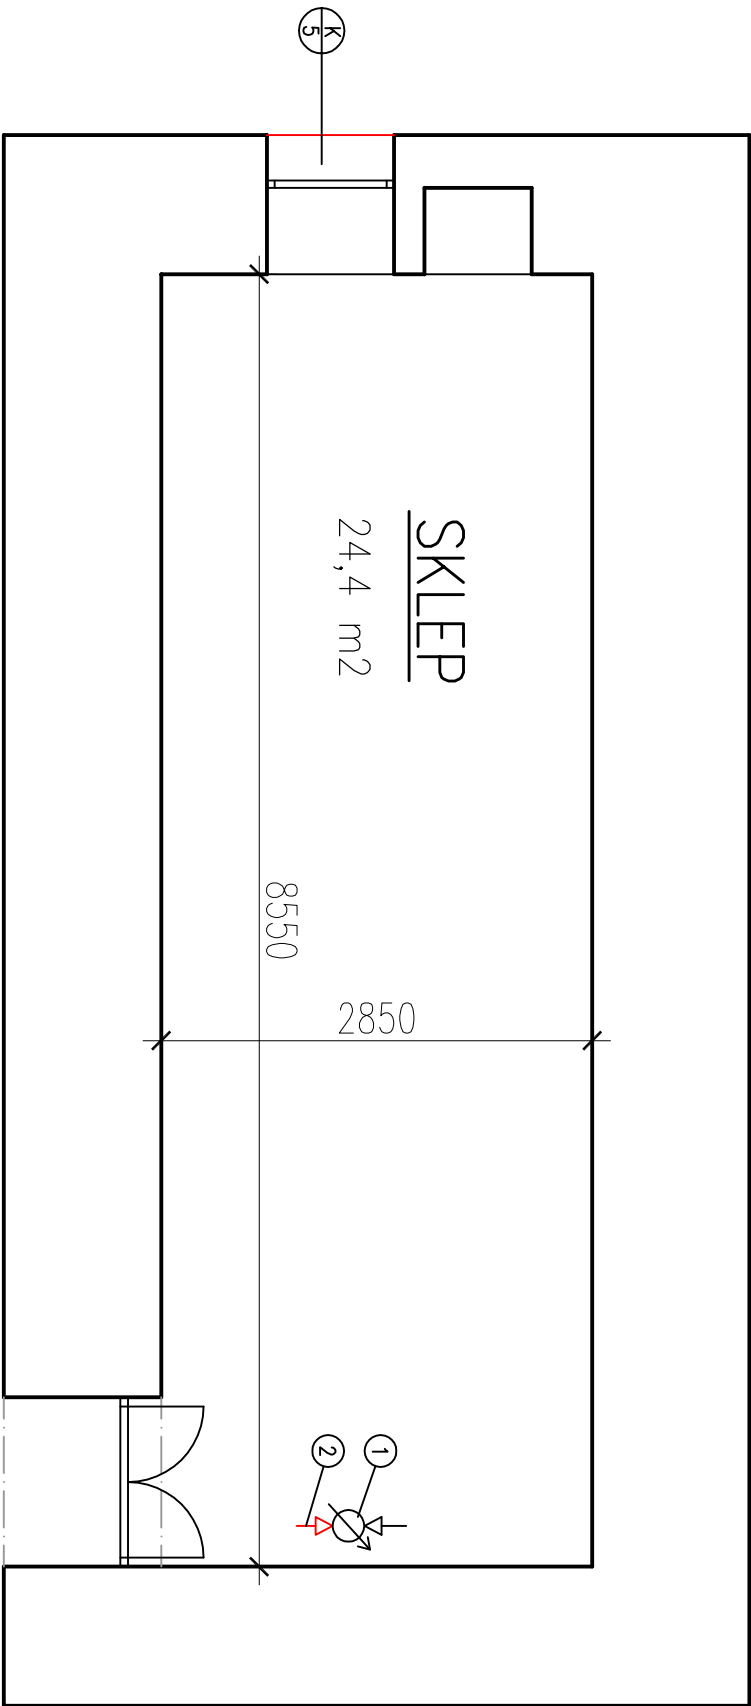

ZÁKLADNÍ KÓTOVÁNÍ – NA ZDVO VČETNĚ OMÍTEK – STÁVAJÍCÍ STAV  
ZÁKLADNÍ KÓTOVÁNÍ – NA ZDVO BEZ OMÍTEK – NOVÝ STAV  
±0,000 = PODLAHA V 1.NP – 509,60 m.n.m.

AUTORIZOVAL: ING. VLADIMÍR HIRT		
VYPRACOVAL: ING. VLADIMÍR HIRT		
KONTROLOVAL: ---		
OBSAH:		
ARCHITEKTONICKÉ A STAVEBNĚ TECHNICKÉ ŘEŠENÍ – VÝKRESOVÁ ČÁST KULTURNÍ DŮM		
PŮDORYS 1.PP – NOVÝ STAV		
AKCE:		
STAVEBNÍ ÚPRAVY KULTURNÍHO DOMU Č.P.53 – OBEC BŘEZSKO		
INVESTOR: OBEC BŘEZSKO, BŘEZSKO 12, 798 52		MÍSTO: K.Ú. BŘEZSKO, P.Č. ST.60, 894, OKR. PROSTĚJOV
KOTOVÁNÍ: MM		PARÉ
MĚŘÍTKO: 1:50		
ČÍSLO VÝKRESU: D.1.1.b.2		
ČÍSLO ZAKÁZKY: 315-02-2023		