


POZNÁMKY:

Napěťová soustava:
1+N+PE AC ~ 50 Hz 230V TN-C-S – jednofázová instalace

Ochrana před úrazem:
ZÁKLADNÍ – izolací, kryty
PŘI PORUŠE – automatickým odpojením od zdroje dle
ČSN 33 2000-4-41 ed.3,
ZVÝŠENÁ – dvojitou izolací
DOPLŇKOVÁ – doplňujícím ochranným pospojováním, proudovým chráničem


Rozváděč:
Jmenovité napětí:
Poloha:
Stupeň krytí:
Mechanická odolnost:
Požární klasifikace:
Dveře:
Vnější rozměry:
Vnitřní rozměry:
Výklenek:
Podstavec:
Vnitřní členění:
Konstrukce:

xEnergy Basic (Profi Plus)
Jmenovité napětí 415V AC. Jmenovité izolační napětí 440V AC. Třída ochrany I.
POD omítkou (3-dílný systém)
IP30
IK07
Žádná
Plechové plné s 1-bodovým otočným zámekem, jednokřídlé
435 x 460 x 187 (Šířka x Výška x Hloubka)
320 x 350 (Šířka x Výška)
410 x 435 x 180 (Šířka x Výška x Hloubka)
Žádný
Jeden rám šířky 320mm.
Uchycení DIN lišt a montážních plechů na bočnice BPZ-MSW.
Max. počet řad DIN lišt (bez montáže elektroměřových van) 2 (modulů 26).

AUTORIZOVAL:	PETR VODÁČEK	 www.projekce-hirt.cz	
VYPRACOVAL:	PETR VODÁČEK		
KONTROLOVAL:	ING. VLADIMÍR HIRT		
OBSAH:	ELEKTROINSTALACE KULTURNÍ DŮM OVLÁDACÍ SKŘÍŇ OS1		FORMÁT: 2x A4 STUPEŇ: DOKUMENTACE PRO PROVEDENÍ STAVBY DATUM: PROSINEC 2023
AKCE:	STAVEBNÍ ÚPRAVY KULTURNÍHO DOMU Č.P.53 – OBEC BŘEZSKO		KÓTOVÁNÍ: MM MĚŘÍTKO: 1:10 ČÍSLO VÝKRESU: D.1.4.c.08 ČÍSLO ZAKÁZKY: 315-02-2023
INVESTOR: OBEC BŘEZSKO, BŘEZSKO 12, 798 52		MÍSTO: K.Ú. BŘEZSKO, P.Č. ST.60, 894, OKR. PROSTĚJOV	

TN-S, 230V, 50Hz, In=10A

L1 1 2 3 4 5 6 7 8 9 10 11 12 13 14 15 16 17 18

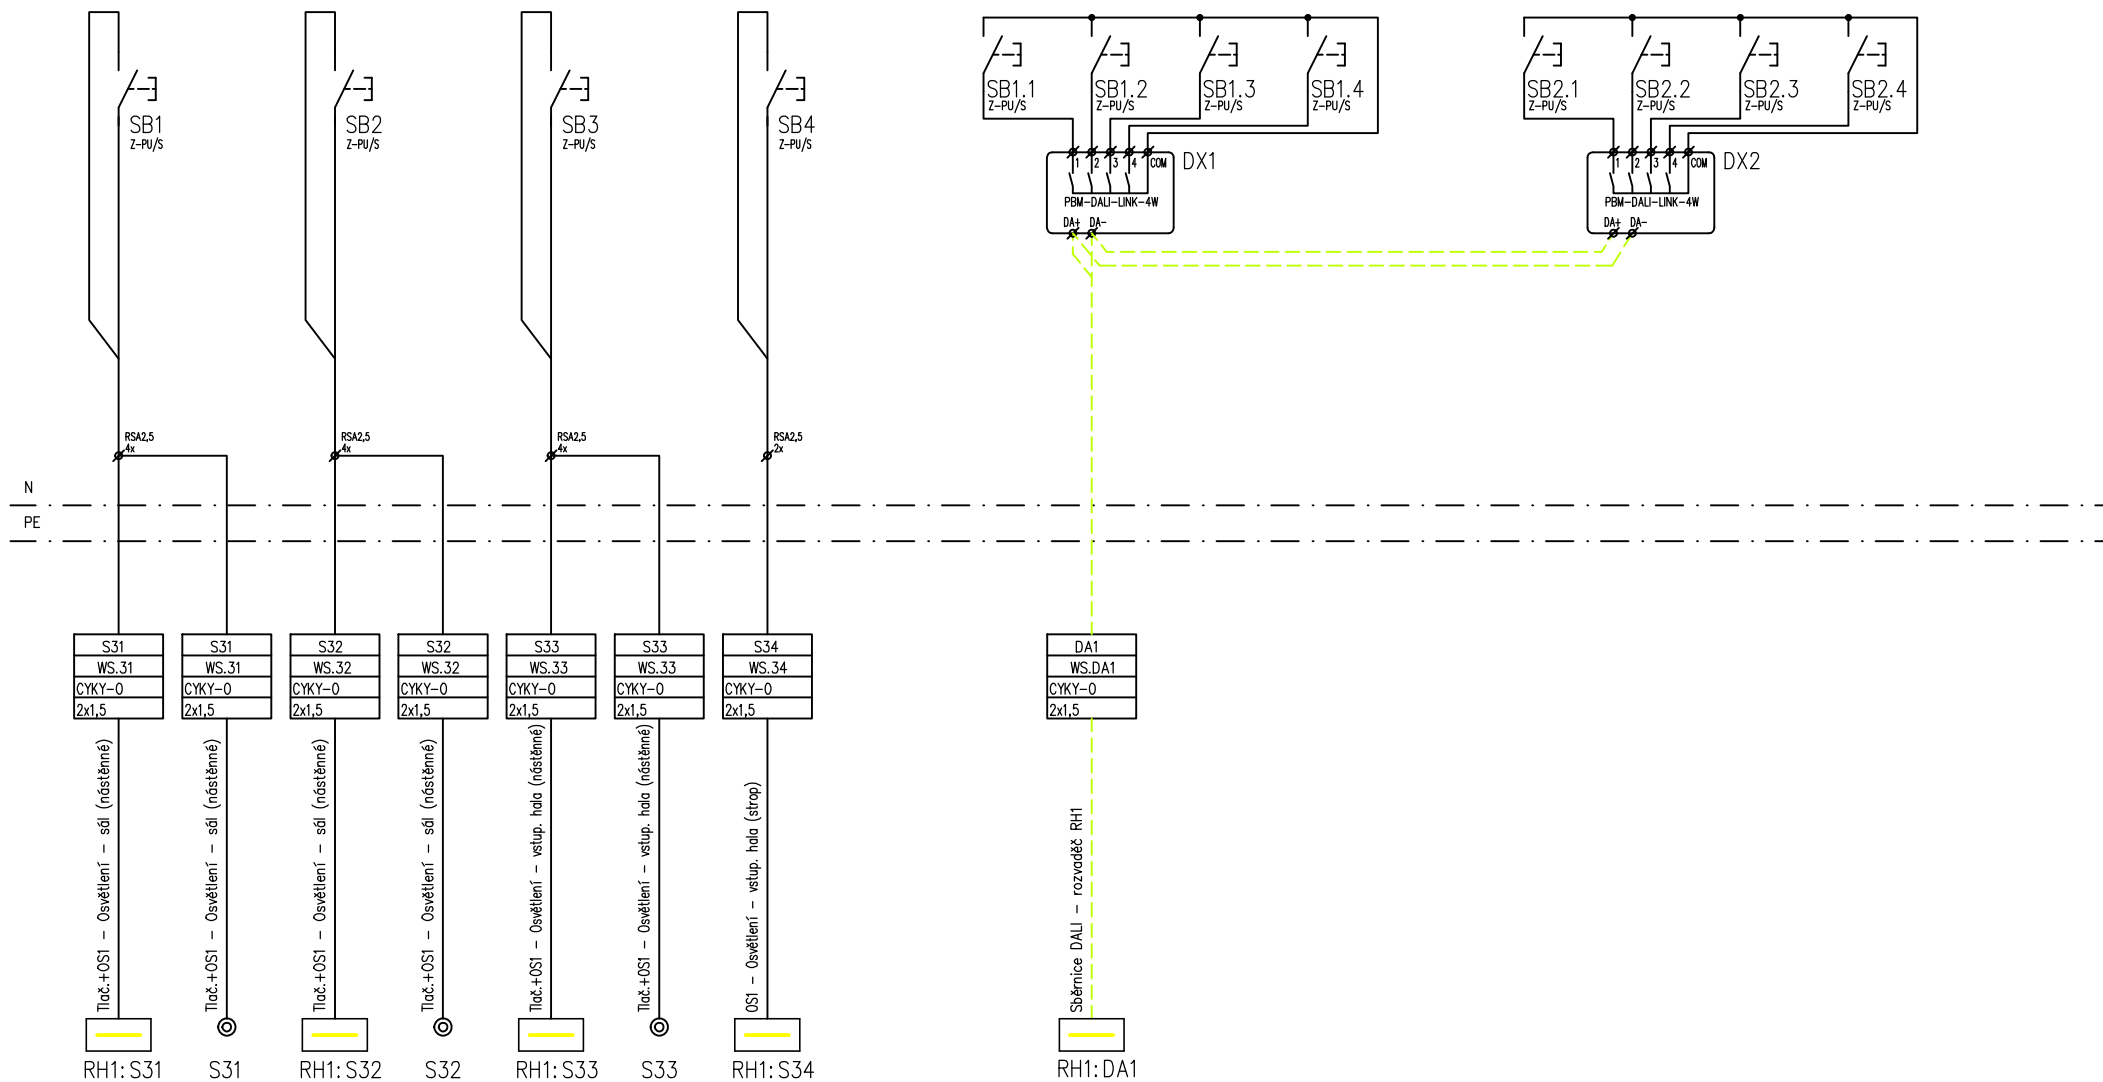

ZPRACOVAL: Petr Vodáček

STAVEBNÍK:
OBEC BŘEZSKO, BŘEZSKO 12, 798 52

NÁZEV STAVBY:
STAVEBNÍ ÚPRAVY KULTURNÍHO DOMU Č.P.53 - OBEC BŘEZSKO

OBSAH:
OVLÁDACÍ SKŘÍŇ OS1

KRAJ:	Olomoucký	ČÍSLO ZAK.:	315-02-2023
OKRES:		DATUM:	10/2023
FORMÁT:	A4	VÝKRES Č.:	D.1.4.c.08
MĚŘÍTKO:	1:10	LIST Č.:	02
		POČET LISTŮ:	2